



Проектно-конструкторский отдел
Муниципальное унитарное предприятие
“НЕФТЕКАМСКСТРОЙЗАКАЗЧИК”
Республики Башкортостан

**Многоэтажная жилая застройка. Многоэтажный жилой
дом под строительным номером 20 в микрорайоне №25
г.Нефтекамск РБ.
1 и 2 очереди**

Раздел 5 "Сведения об инженерном оборудовании, о сетях
инженерного технического обеспечения, перечень инженерно-
технических мероприятий, содержание технологических решений"

Подраздел 4 "Сети связи"

Часть 2 "Сети связи. Домофонная связь"

1 и 2 очередь

22-1073 -ИОС 4.2

Том 5.4.2



Проектно-конструкторский отдел
Муниципальное унитарное предприятие
"НЕФТЕКАМСКСТРОЙЗАКАЗЧИК"
Республики Башкортостан

**Многоэтажная жилая застройка. Многоэтажный жилой дом под строительным номером 20 в микрорайоне №25 г.Нефтекамск РБ.
1 и 2 очередь**

Раздел 5 "Сведения об инженерном оборудовании, о сетях инженерного технического обеспечения, перечень инженерно-технических мероприятий, содержание технологических решений"

Подраздел 4 "Сети связи"

Часть 2 "Сети связи. Домофонная связь"

1 и 2 очередь

22-1073 -ИОС4.2

Том 5.4.2

Стадия: Проектная документация

Заказчик: МУП "Нефтекамскстройзаказчик" РБ

Директор

Начальник ПКО

ГИП



А.С.Олешко

Г.Р.Хадеева

В.Н.Ларионов


Том	Шифр	Наименование раздела и подраздела проектной документации	Наименование предприятия - разработчика раздела ПСД
1	ПЗ	Раздел 1 – Пояснительная записка. (22-1073–ПЗ) 1 и 2 очереди	МУП «НСЗ» РБ
2	ПЗУ	Раздел 2 - "Схема планировочной организации земельного участка. " (22-1073-ПЗУ) 1 и 2 очередь	МУП «НСЗ» РБ
3	АР.1	Раздел 3 - "Архитектурные решения. " (22-1073-АР.1) 1 и 2 очередь	МУП «НСЗ» РБ
4.1	КР.1	Раздел 4 Часть 1 "Конструктивные и объемно-планировочные решения ". (22-1073–КР.1) 1 и 2 очередь	
4.2	КР.РР	Раздел 4 Часть 2 . "Конструктивные и объемно-планировочные решения " Расчеты» (22-1073–КР.РР)	
5	ИОС	Раздел 5 - "Сведения об инженерном оборудовании, о сетях инженерного технического обеспечения, перечень инженерно-технических мероприятий, содержание технологических решений"	МУП «НСЗ» РБ
5.1.1	ИОС1 ИОС 1.1	Подраздел 1 - "Система электроснабжения" Часть 1 - "Наружные сети электроснабжения" (22-1073-ЭС) 1 и 2 очередь	МУП «НСЗ» РБ
5.2.1	ИОС 1.2.1	Часть 2 Книга 1 - «Внутреннее электрооборудование» (22-1073–ЭО.1) 1 и 2 очередь	
5.2.1.	ИОС2 ИОС 2.1	Подраздел 2 - "Система водоснабжения и водоотведения" Часть 1 - "Наружные сети водоснабжения и водоотведения. " (22-1073-НВВ) 1 и 2 очередь	
5.2.2.1	ИОС 2.2.1	Часть 2 - «Внутренние сети водоснабжения и водоотведения» (22-1073-ВВ) 1 очередь: Книга 1- «Внутренние сети водоснабжения и водоотведения» (22-1073–ВВ.1) 2 очередь: Книга 2- «Внутренние сети водоснабжения и водоотведения» (22-1073–ВВ.2)	
5.2.2.2	ИОС 2.2.2		
	ИОС3	Подраздел 3: «Отопление, вентиляция и кондиционирование воздуха»	
5.3.1.1	ИОС 3.1.1	Часть 1 «Отопление и вентиляция» (22-1073-ОВ) 1 очередь: Книга 1- «Отопление и вентиляция» (22-1073–ОВ.1) 2 очередь: Книга 2 - «Отопление и вентиляция» (22-1073–ОВ.2)	
5.3.1.2	ИОС 3.1.2		
5.4.1	ИОС 4.1.	Подраздел 4 - "Сети связи" Часть 1 – «Наружные сети связи» (22-1073-НСС) 1 и 2 очередь	

						22-1073-СП			
Изм.	Кол.у	Лист	№док	Подп.	Дата				
						Многоэтажная жилая застройка. Многоэтажный жилой дом под строительным номером 20 в микрорайоне №25 г.Нефтекамск РБ.1и2 очередь	Стадия	Лист	Листов
Начальник		Хадеева Г.Р					П		
ГИП		Ларионов В.И.				МУП «Нефтекамскстройзаказчик»			
						Состав проектной документации			

5.4.2	ИОС 4.2.	Часть 2 " Сети связи. Домофонная связь " (22-1073-СС.ДФ.1) 1 и 2 очередь	
5.5.1.	ИОС.5.1	Подраздел 5 - "Система газоснабжения" Часть 1 - "Наружные сети газоснабжение" (22-1073-ГСН) 1 и 2 очередь Часть 2 - "Внутреннее газоснабжение" (22-1073-ГСВ)	Выполняется отдельным проектом по отдельному договору
6	ПОС	Раздел 6 - "Проект организации строительства" (22-1073-ПОС) 1 и 2 очередь	МУП «НСЗ» РБ
7	ПОД	Раздел 7 -«Проект организации работ по сносу или демонтажу объектов капитального строительства»	Не разрабатывается
8	ООС	Раздел 8 - Часть 1 "Перечень мероприятий по охране окружающей среды" (22-1073-ООС) 1 и 2 очередь	ООО «Экосервис»
9	МПБ	Раздел 9 - "Мероприятия по обеспечению пожарной безопасности" (22-1073-ПБ) 1 и 2 очередь	ООО «Экосервис»
10	ОДИ	Раздел 10 - "Мероприятия по обеспечению доступа инвалидов" (22-1073-ОДИ) 1 и 2 очередь	МУП «НСЗ» РБ
10.1	БЭО	Раздел 10.1 «Требования к обеспечению безопасной эксплуатации объекта капитального строительства » (22-1073-БЭО) 1 и 2 очередь	МУП «НСЗ» РБ
11	СМ	Раздел 11 – Часть 1. "Смета на строительство объектов капитального строительства" (22-1073-СМ.)	без смет
12	ЭЭ	Раздел 12 - Раздел 12 - "Мероприятия по обеспечению соблюдения требований энергетической эффективности и требований оснащенности зданий, строений и сооружений приборами учета используемых энергетических ресурсов" (22-1073-ЭЭ) 1 и 2 очередь	МУП «НСЗ» РБ

						22-1073-СП			
Изм.	Кол.у	Лист	№док	Подп.	Дата				
						Многоэтажная жилая застройка. Многоэтажный жилой дом под строительным номером 20 в микрорайоне №25 г.Нефтекамск РБ. 1и2 очередь	Стадия	Лист	Листов
Начальник		Хадеева Г.Р					П		
ГИП		Ларионов В.И.				Состав проектной документации	МУП «Нефтекамскстройзаказчик»		

Схема домофонной сети.

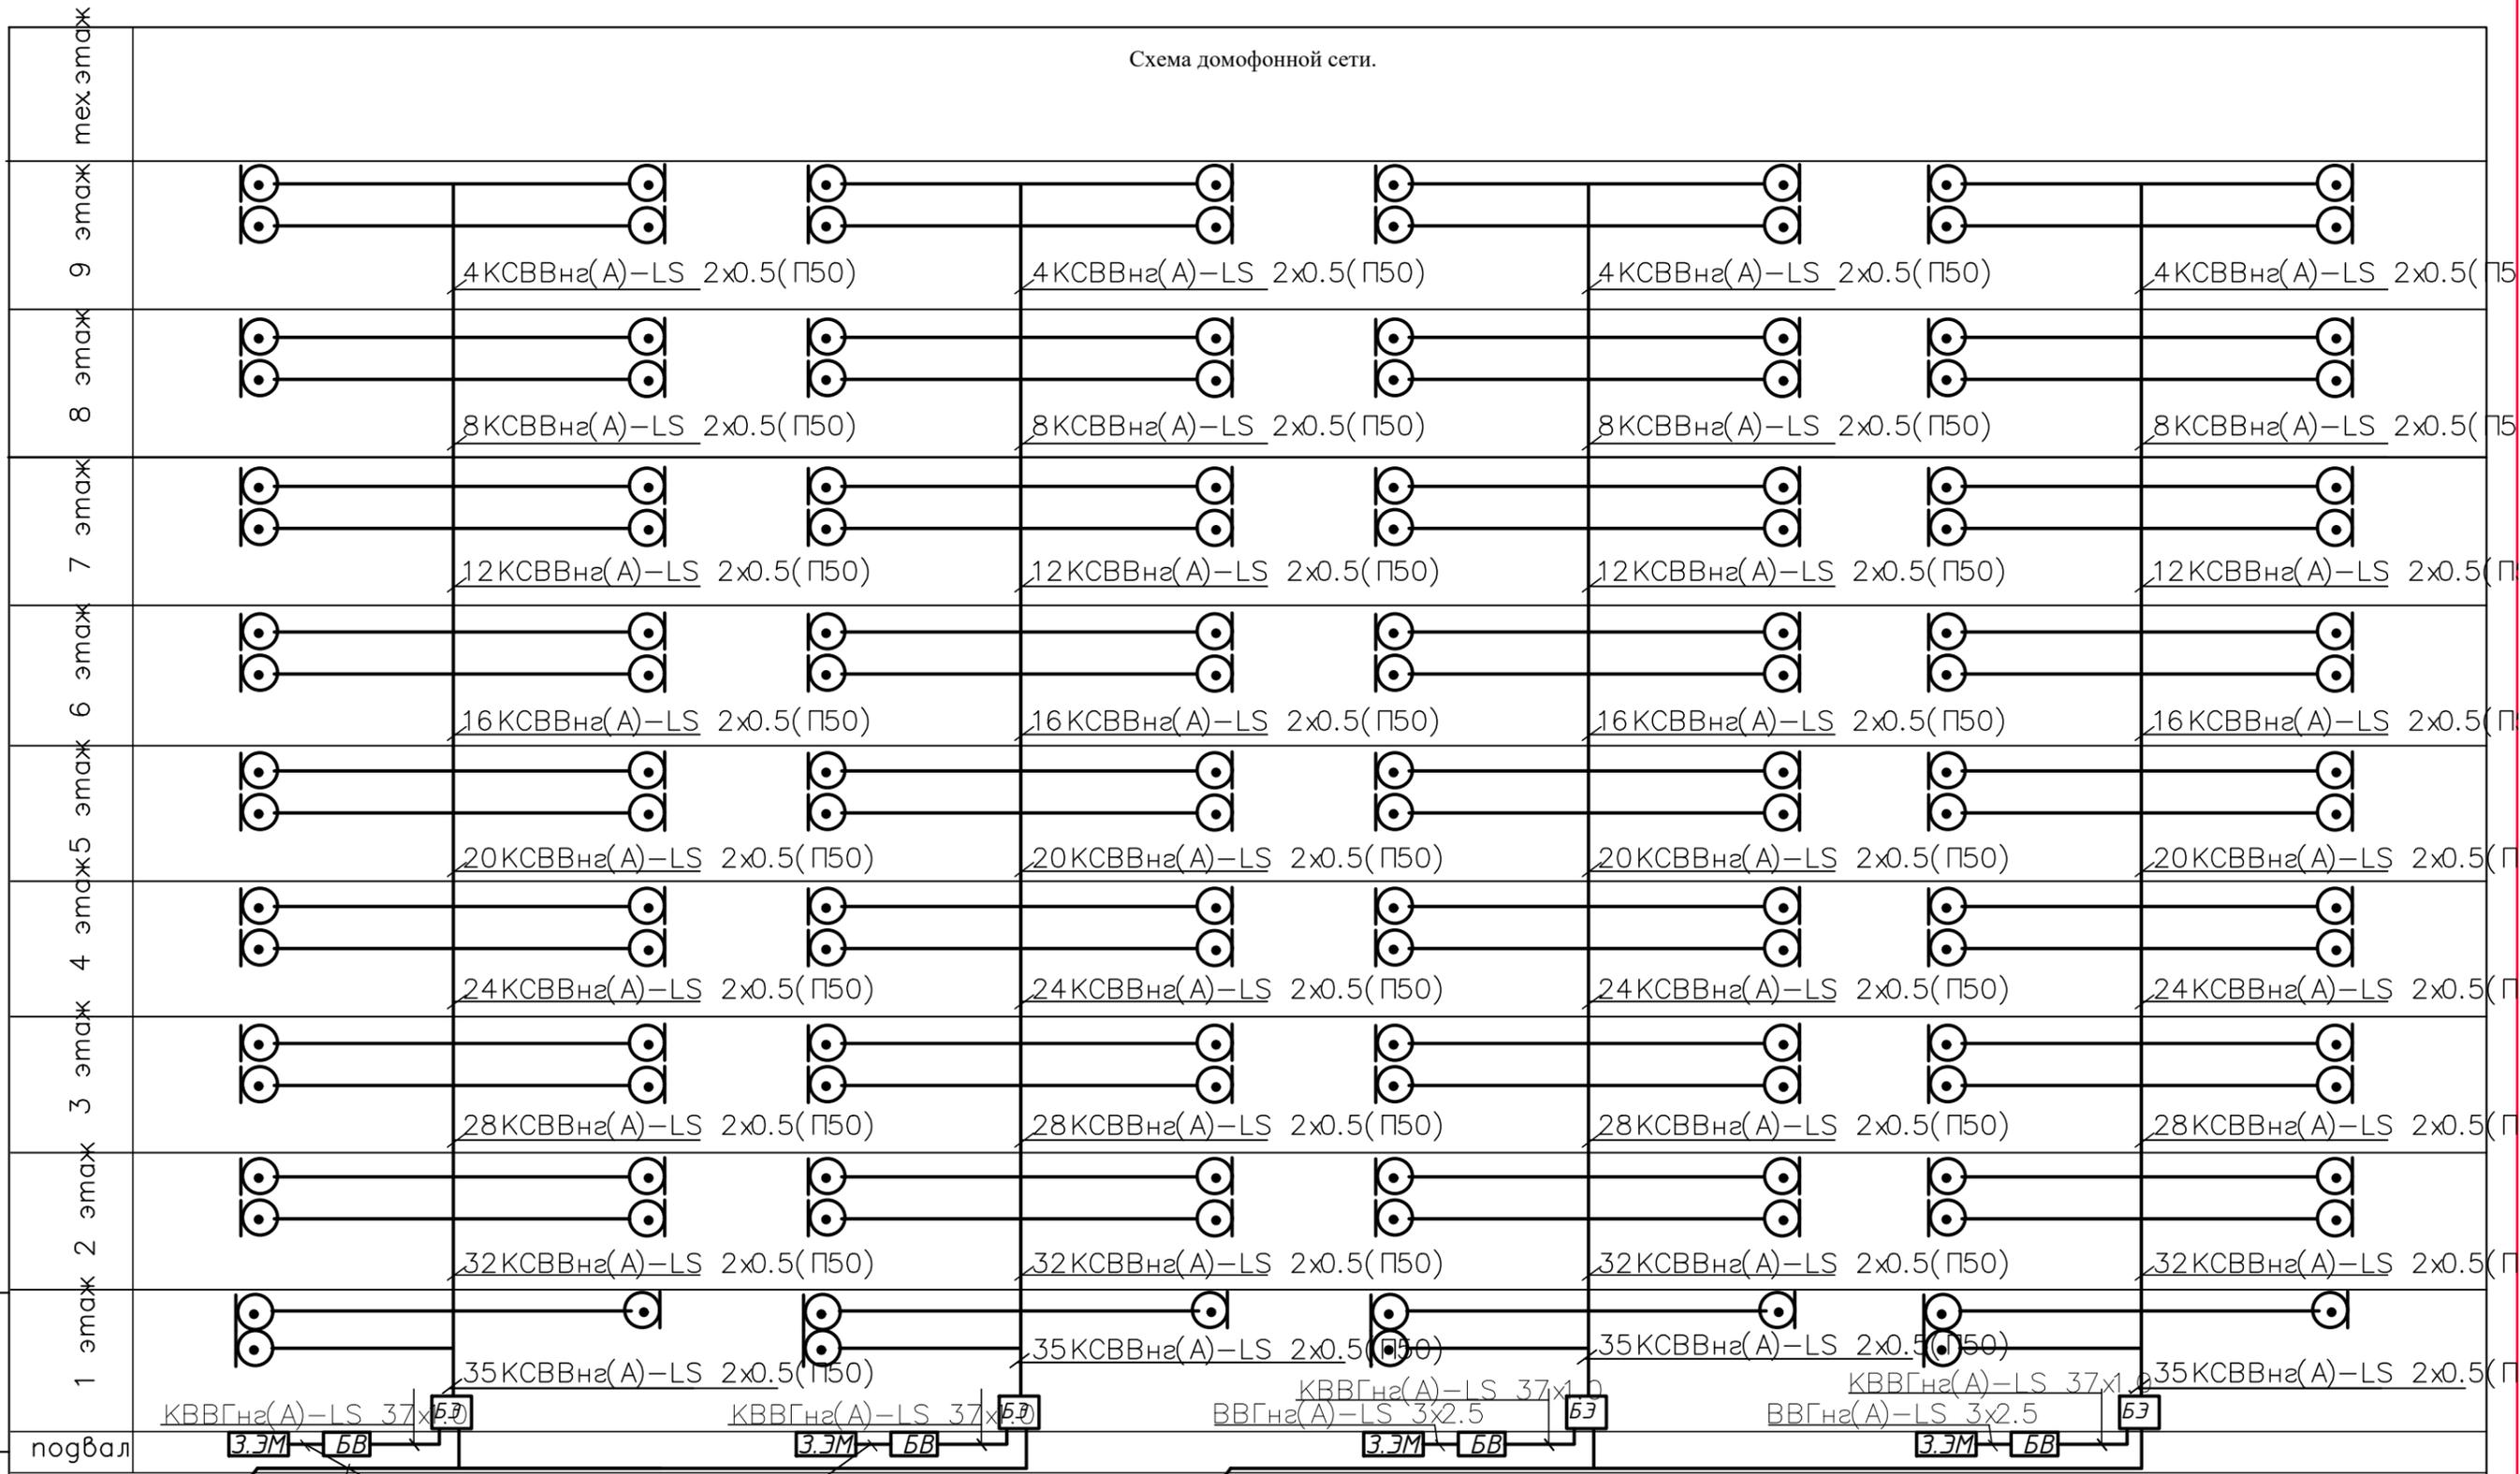

Взам. инв. №
Подп. и дата
Инв. № подл.

Условные обозначения.
 трубка абонентская

ВРУ1

ВВГнз(А)-LS 3x2.5

ВРУ2

Изм.	Кол.	Лист	№ док.	Подп.	Дата
Разраб.	4	Кира			08.22
Нач. отд.		Хажеева			
ГИП		Ларионов			
Проверил		Ларионов			


22-1073-ИОС 4.2

Многоэтажная жилая застройка. Многоэтажный жилой дом под строительным номером 20 в микрорайоне №25 г.Нефтекамск РБ.

Стадия	Лист	Листов
П	2	

Схема домофонной сети.

МУП "Нефтекамскстройзаказчик"

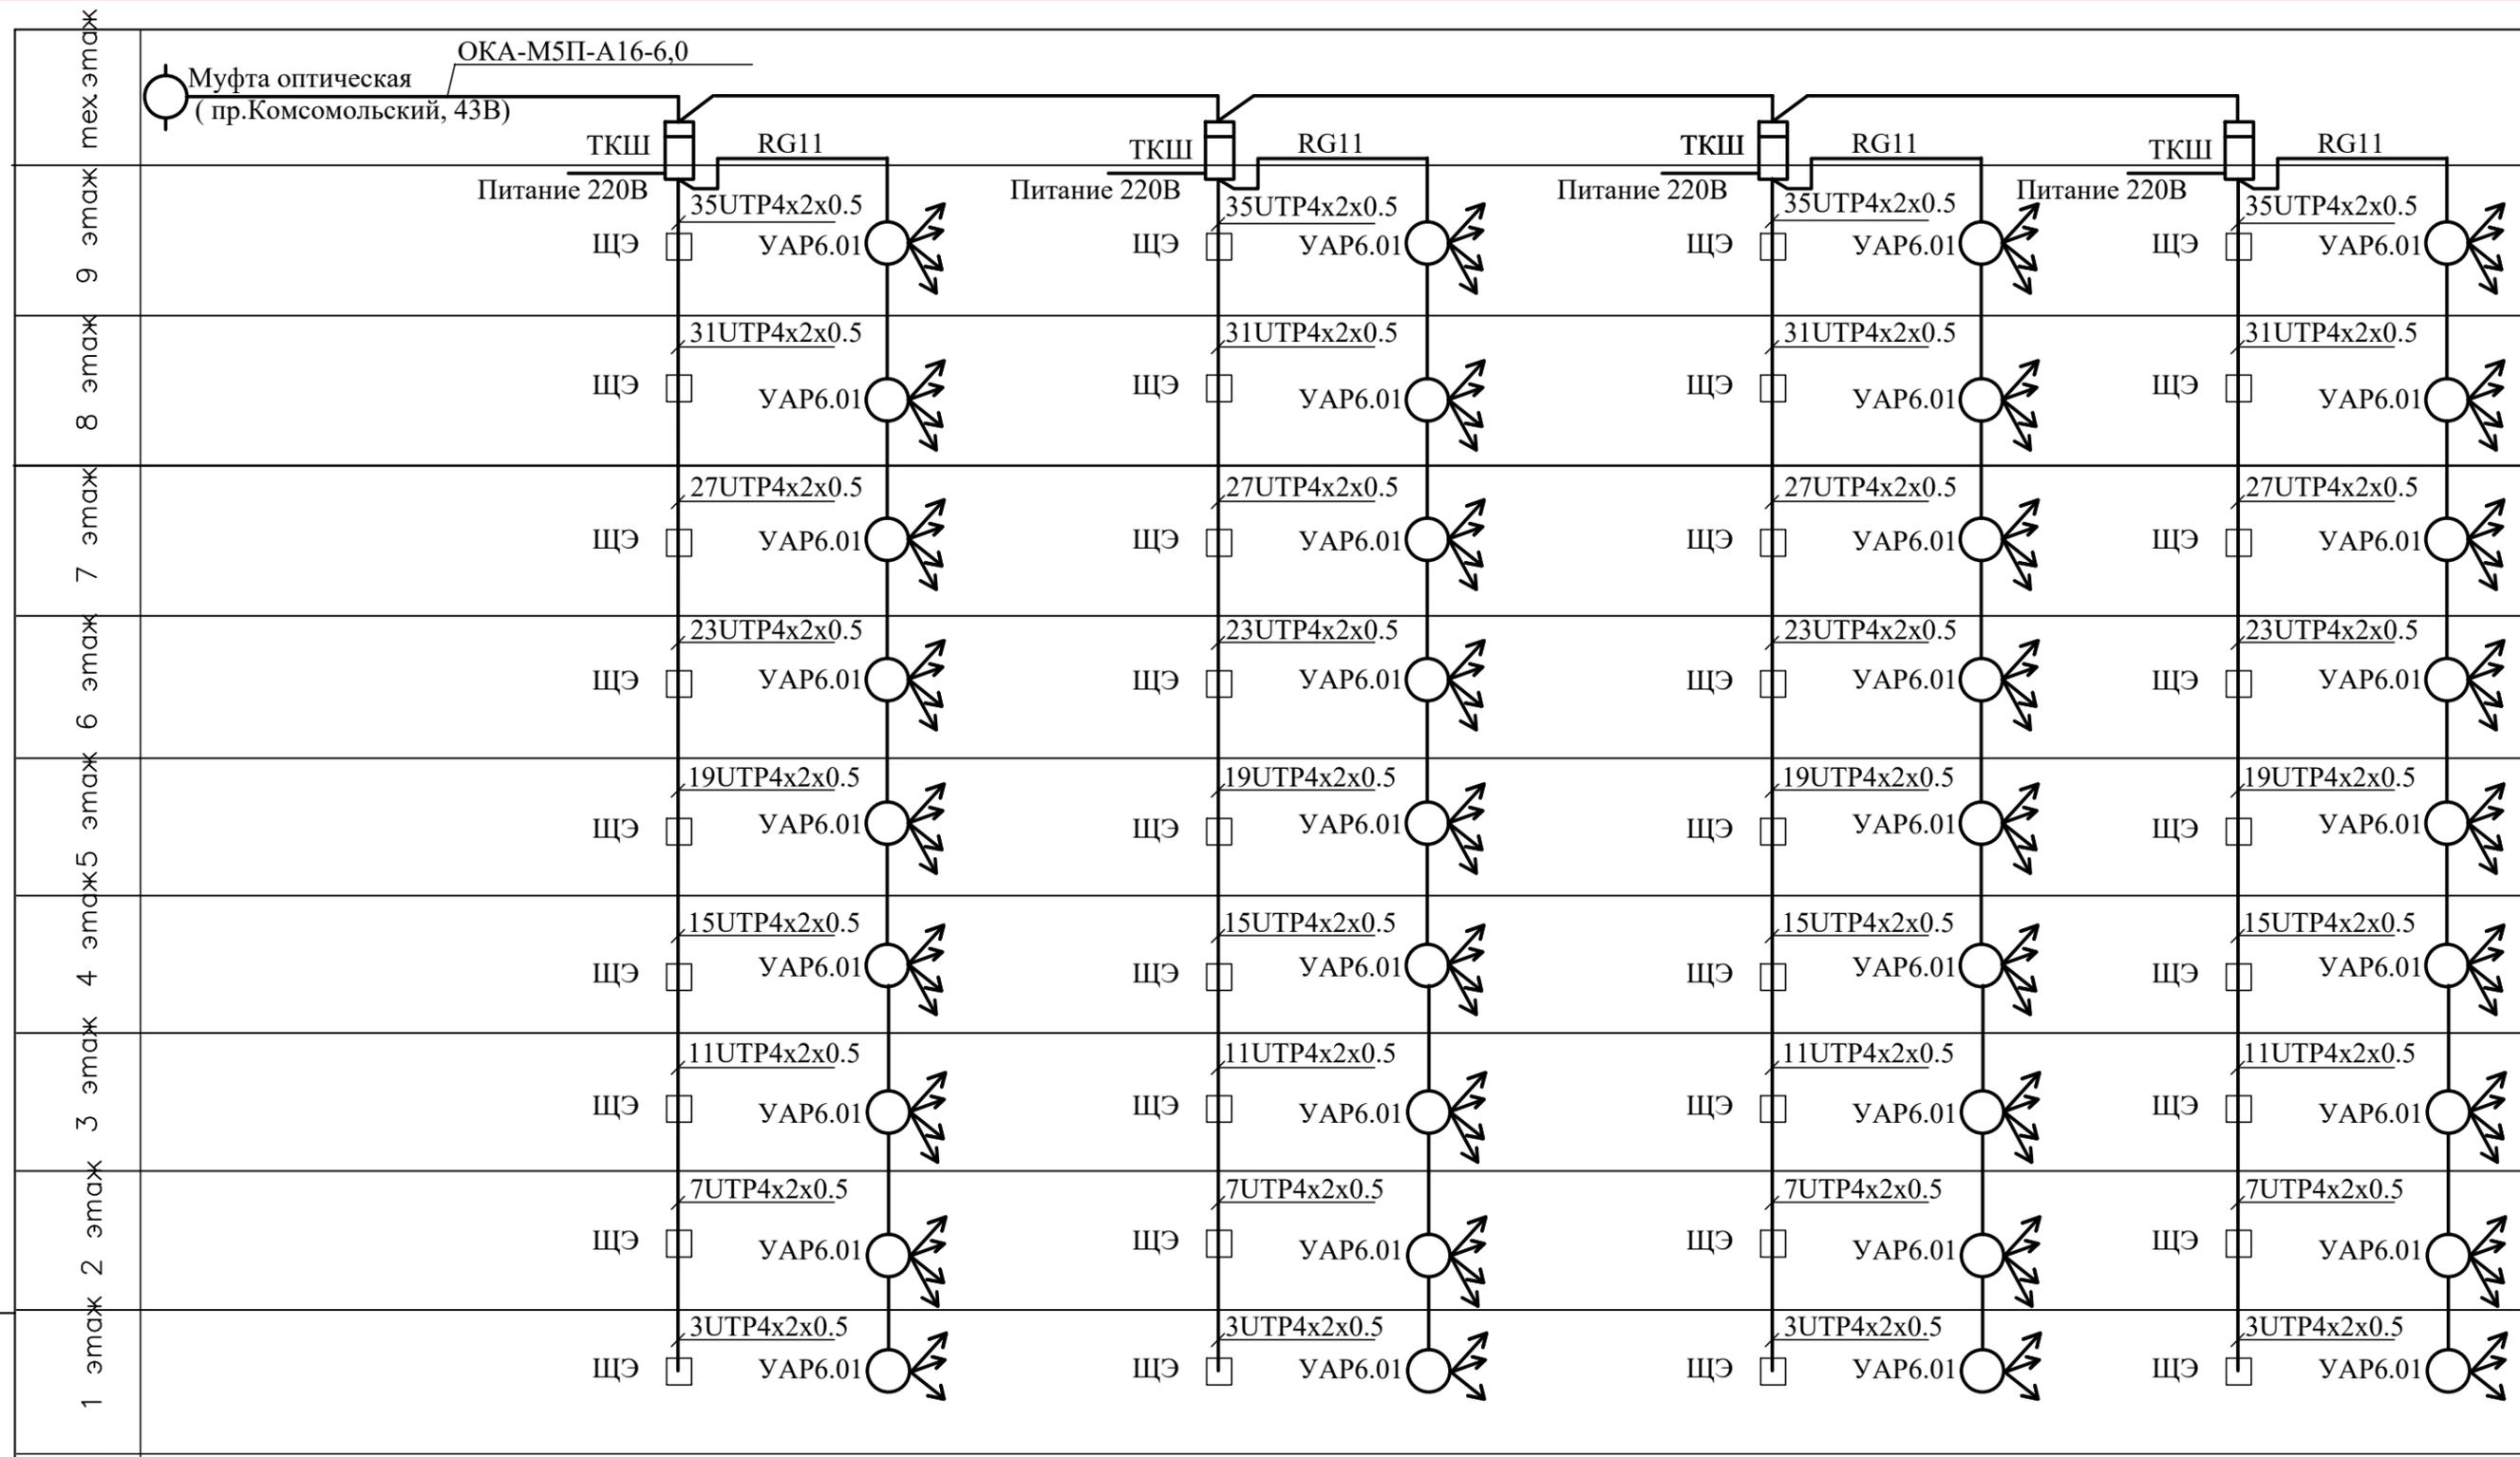

Инв. № подл.


Подп. и дата

Взам. инв. №

Условные обозначения.
 Устройство абонентское разветвительное
 ЩЭ Щиток этажный

						22-1073-ИОС 4.2		
						Многоэтажная жилая застройка. Многоэтажный жилой дом под строительным номером 20 в микрорайоне №25 г.Нефтекамск РБ.		
Изм.	Колуч.	Лист	№ док	Подп.	Дата	Статус	Лист	Листов
Разраб.	Кира				08.22			
Нач. отд.	Хажеева					П	3	
ГИП	Ларионов							
Проверил	Ларионов							
						МУП "Нефтекамскстройзаказчик"		

Схема прокладки кабелей сети передачи данных и кабельного телевидения.

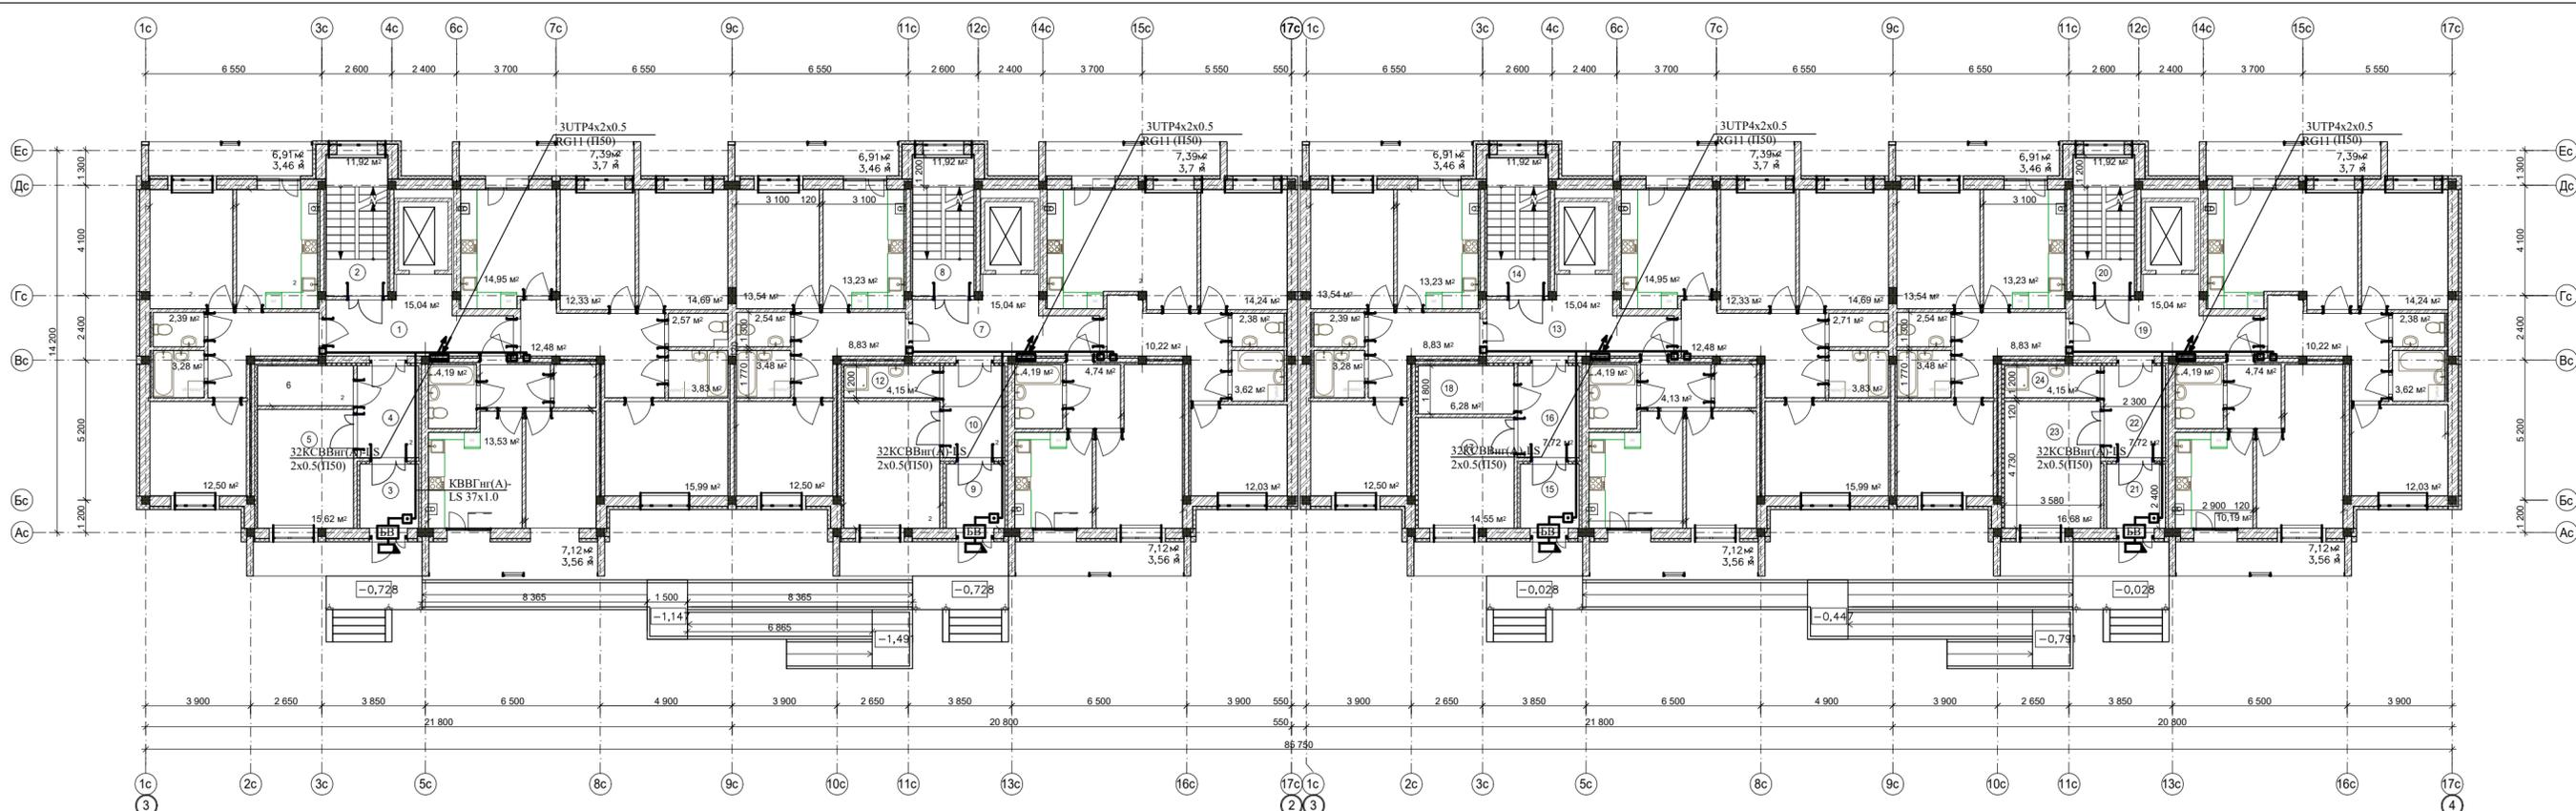

ЭКСПЛИКАЦИЯ ПОМЕЩЕНИЙ

продолжение

Номер по плану	Наименование	Площадь, м²	Катег. помещений, везов.
1 очередь			
13	Литовый холл	15,04	
14	Лестничная клетка	11,92	
15	Тамбур	5,14	
16	Тамбур	7,72	
17	Колясочная	14,55	
18	Диспетчерская	6,28	
19	Литовый холл	15,04	
20	Лестничная клетка	11,92	
21	Коридор	3,15	
22	Тамбур	5,14	
23	Колясочная	16,68	
Итого:			


ЭКСПЛИКАЦИЯ ПОМЕЩЕНИЙ

продолжение

Номер по плану	Наименование	Площадь, м²	Катег. помещений, везов.
2 очередь			
1	Литовый холл	15,04	
2	Лестничная клетка	11,92	
3	Тамбур	5,14	
4	Тамбур	7,72	
5	Колясочная	15,62	
6	Электрощитовая	5,21	
7	Литовый холл	15,04	
8	Лестничная клетка	11,92	
9	Тамбур	5,14	
10	Тамбур	7,72	
11	Колясочная	16,68	
Итого:			

продолжение

Номер по плану	Наименование	Площадь, м²	Катег. помещений, везов.
12	Комната уборочного инвентаря	4,15	
Итого:			

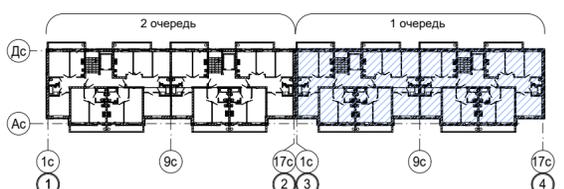

22-1073-ИОС 4.2


Многоэтажная жилая застройка. Многоэтажный жилой дом под строительным номером 20 в микрорайоне №25 в Невском районе СПб

Изм. Контр. Лист Инвент. Дата
 Разработал Киря 08.22
 Н.опделе Удеева
 ГИП Ларионова
 Проверил Хабибева
 Н.контр. Боюежикова

Стадия Лист Листов
 П 4

План прокладки сетей. 1 этаж.

МЭП "Нефтемакс-стройзащита"

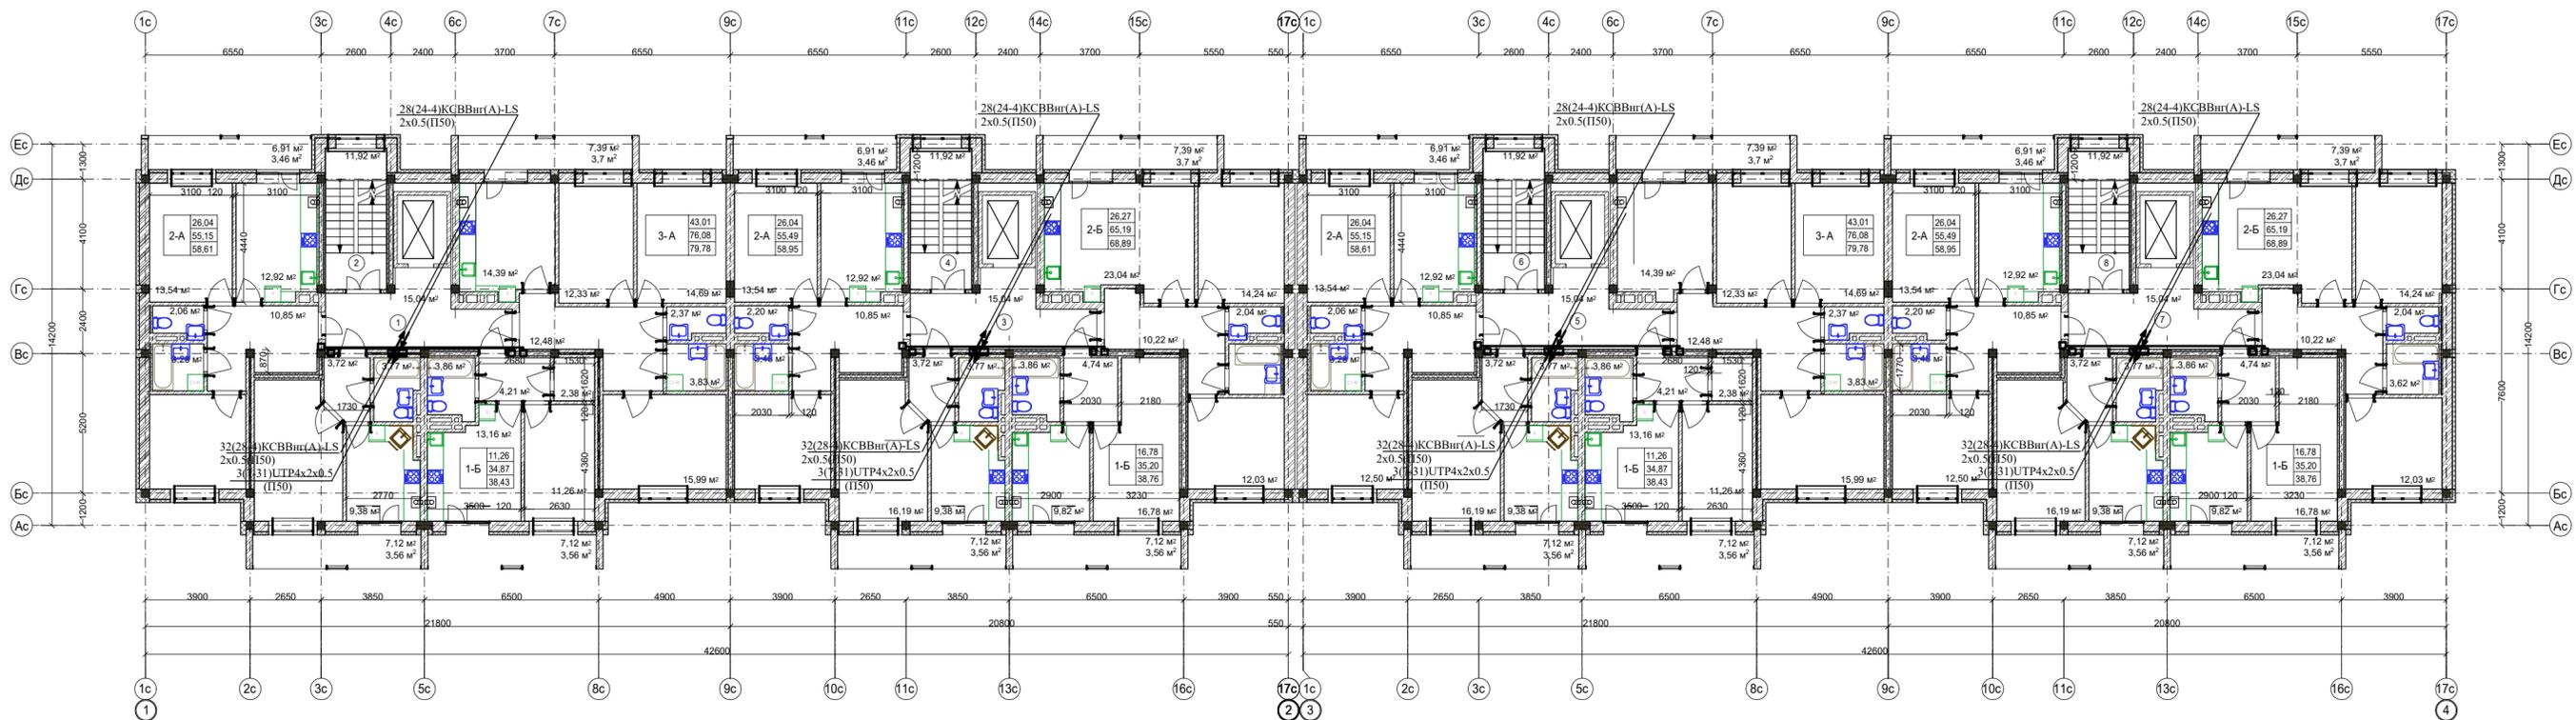



ЭКСПЛИКАЦИЯ ПОМЕЩЕНИЙ

Номер по плану	Наименование	Площадь м ²	Катег. пожар. безоп.
1 очередь			
5	Лифтовый холл	15,04	
6	Лестничная клетка	11,92	
7	Лифтовый холл	15,04	
8	Лестничная клетка	11,92	
Итого:		53,92	

ЭКСПЛИКАЦИЯ ПОМЕЩЕНИЙ

Номер по плану	Наименование	Площадь м ²	Катег. пожар. безоп.
1 очередь			
1	Лифтовый холл	15,04	
2	Лестничная клетка	11,92	
3	Лифтовый холл	15,04	
4	Лестничная клетка	11,92	
Итого:		53,92	

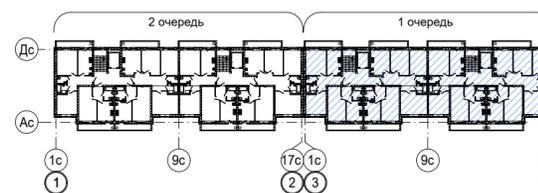

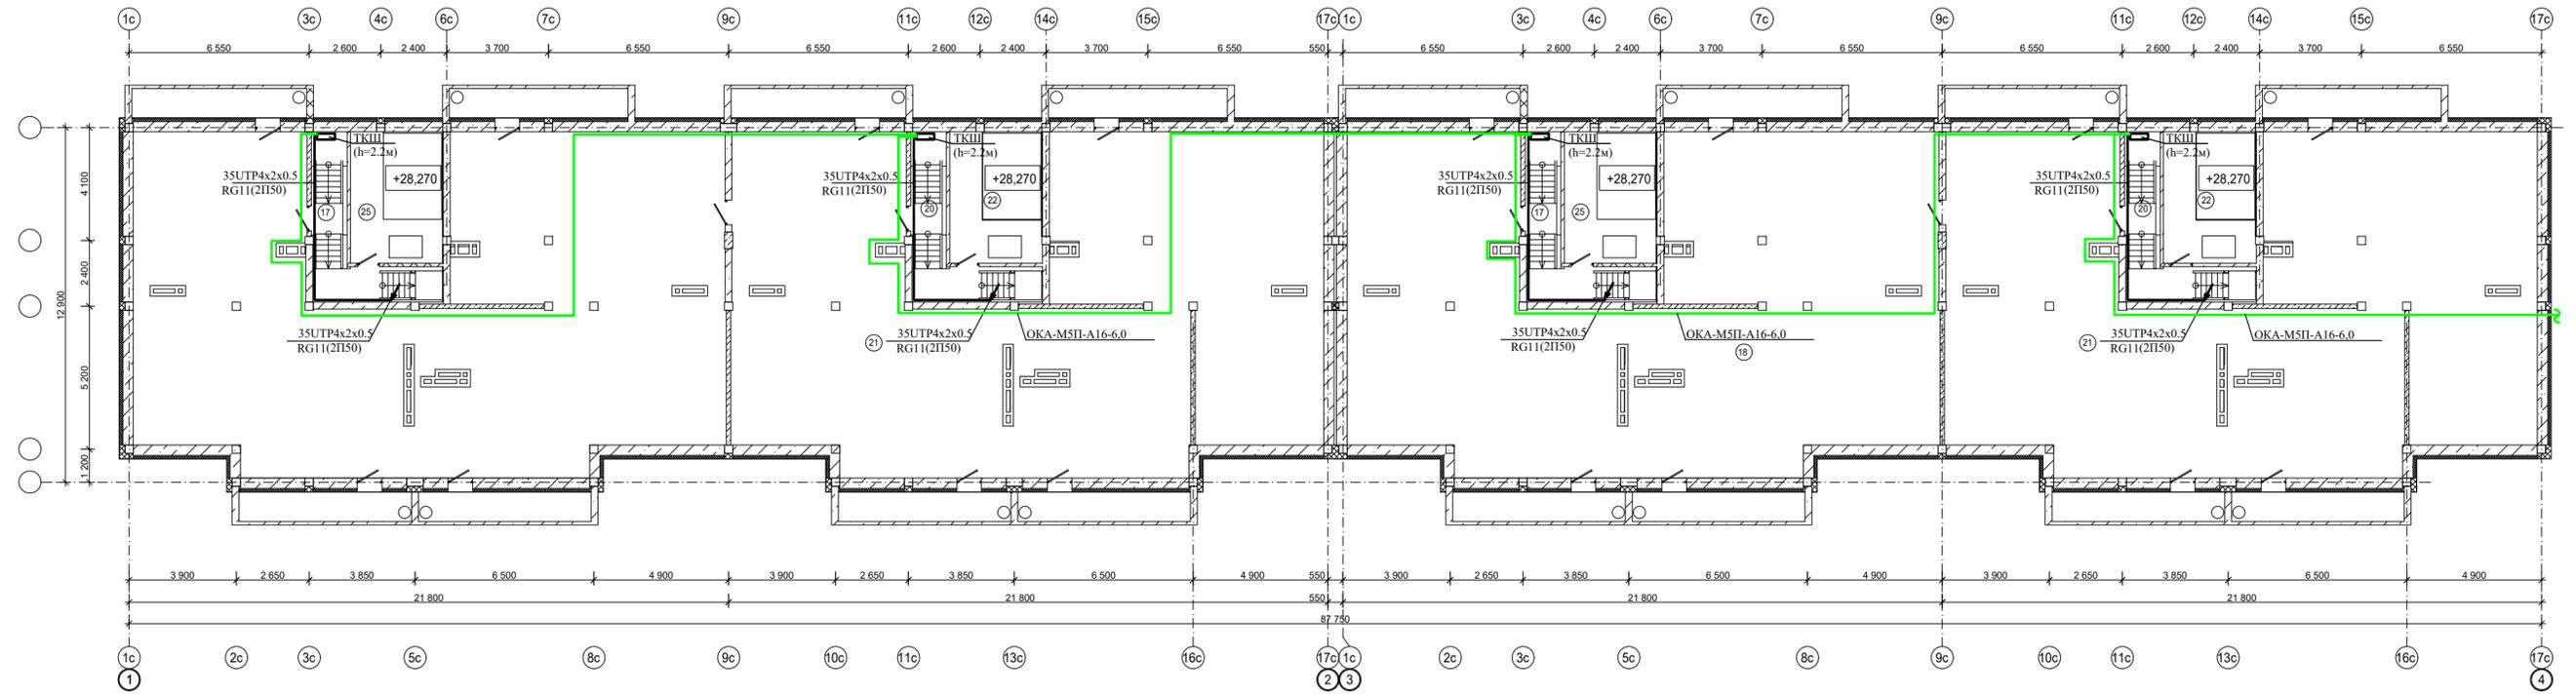

						22-1073-ИОС 4.2		
						Многоэтажная жилая застройка. Многоэтажный жилой дом под строительным номером 20 в микрорайоне №25 в Невском районе г. Санкт-Петербурга		
Изм.	Контр.	Лист	Испол.	Рис.	Дата	Стадия	Лист	Листов
					08.22	П	6	
Разработал	Курт							
Н.омбела	Удеева							
ГИП	Ларионов							
Проверил	Хабеева							
Н.контр.	Боксеикова							
						План прокладки сетей. Технический этаж.		