



**Закрытое акционерное общество работников
«Народное предприятие Читагражданпроект»**

Свидетельство № 0040.6-2015-7536001626-П-46 от 18 августа 2015 г.

**Заказчик — ООО «Промышленно-гражданское
строительство»**

**Многоквартирный многоэтажный жилой дом
по ул. Кочеткова, 76 (1 этап)**

Проектная документация

**Раздел 5. Сведения об инженерном оборудовании,
о сетях инженерно-технического обеспечения,
перечень инженерно-технических мероприятий,
содержание технологических решений**

Подраздел 5. Сети связи

6316-ИОС5

Том 5.5

2017

Иль. № подл.	Подл. и дата	Взам. инв. №
7000		



**Закрытое акционерное общество работников
«Народное предприятие Читагражданпроект»**

Свидетельство № 0040.6-2015-7536001626-П-46 от 18 августа 2015 г.

**Заказчик — ООО «Промышленно-гражданское
строительство»**

**Многоквартирный многоэтажный жилой дом
по ул. Кочеткова, 76 (1 этап)**

Проектная документация

**Раздел 5. Сведения об инженерном оборудовании,
о сетях инженерно-технического обеспечения,
перечень инженерно-технических мероприятий,
содержание технологических решений**

Подраздел 5. Сети связи

6316-ИОС5

Том 5.5

Генеральный директор

В. Н. Прокофьев

Главный инженер проекта

А. В. Ерилов



2017

Взам. инв. №	
Подп. и дата	
Инв. № подл.	7000

Содержание тома

Обозначение	Наименование	Примечание
6316-ИОС5.С.1	Содержание тома	Стр. 2
6316-СП.1	Состав проекта	Стр. 3
6316-ИОС5.1-2	Текстовая часть Пояснительная записка	Стр. 4-5
6316-ИОС5.3	Графическая часть Принципиальная схема сетей связи жилого здания в осях А-П.	Стр. 6
6316-ИОС5.4	Принципиальная схема сетей связи жилого здания в осях П-ББ.	Стр. 7
6316-ИОС5.5	Сети связи. План 1 этажа.	Стр. 8
6316-ИОС5.6	Сети связи. План типового этажа.	Стр. 9
6316-ИОС5.7	Сети связи. План 16 этажа.	Стр. 10

Согласовано

Взам. инв. №

Подп. и дата

Инв. № подл.

6316-ИОС5.С					
Изм.	Кол.уч.	Лист	№ док.	Подп.	Дата
				<i>Бабкина</i>	07.17
				<i>Гаврилов</i>	
				<i>Гаврилов</i>	
				<i>Ерилов</i>	

Содержание тома.

Стадия	Лист	Листов
п	1	
ЗАОр «НП Читагражданпроект»		

Сети связи

Проектная документация выполнена в соответствии с требованиями технических регламентов, ГОСТов и других нормативных документов, в том числе :

- СП 54.13330.2011 «Здания жилые многоквартирные».
- ВСН 60-89 «Устройства связи, сигнализации и диспетчеризации инженерного оборудования жилых и общественных зданий. Нормы проектирования».
- РД 45.120-2000, НТП 112-2000 «Городские и сельские телефонные сети, Нормы технологического проектирования».

Проектом предусматривается система приема телевизионных программ, обеспечивающая, в соответствии с Указом Президента РФ от 24.06.2009г. №715, прием общероссийских обязательных общедоступных теле- и радиоканалов.

Аппаратура устройств связи жилого дома размещается в слаботочных отсеках этажных щитов, заказанных в электротехнической части проекта.

Для прокладки сетей телефонизации, домофона, кабельного телевидения и сети «Интернет» в проекте предусматриваются закладка трех ПВХ-труб диаметром 50мм. Трубы закладываются скрыто в штрабах стен, совместно с системой коллективного приема телевидения.

Согласовано			

Изм. № подл.	Взам. инв. №	
	Подп. и дата	


Изм.	Кол.уч.	Лист	№ док.	Подп.	Дата
Разработал		Бабкина		<i>[Signature]</i>	07.17
Проверил		Гаврилов		<i>[Signature]</i>	
Н. контр.		Гаврилов		<i>[Signature]</i>	
ГИП		Ерилов		<i>[Signature]</i>	

6316-ИОС5

Пояснительная записка.

Стадия	Лист	Листов
п	1	7
ЗАОр «НИ Читгражданпроект»		

1 2 4 6 7 9 10 11 12 13 14 15
 3700 4050 1700 1000 24050 2150 900 1100 2050 5000 570 1500 900

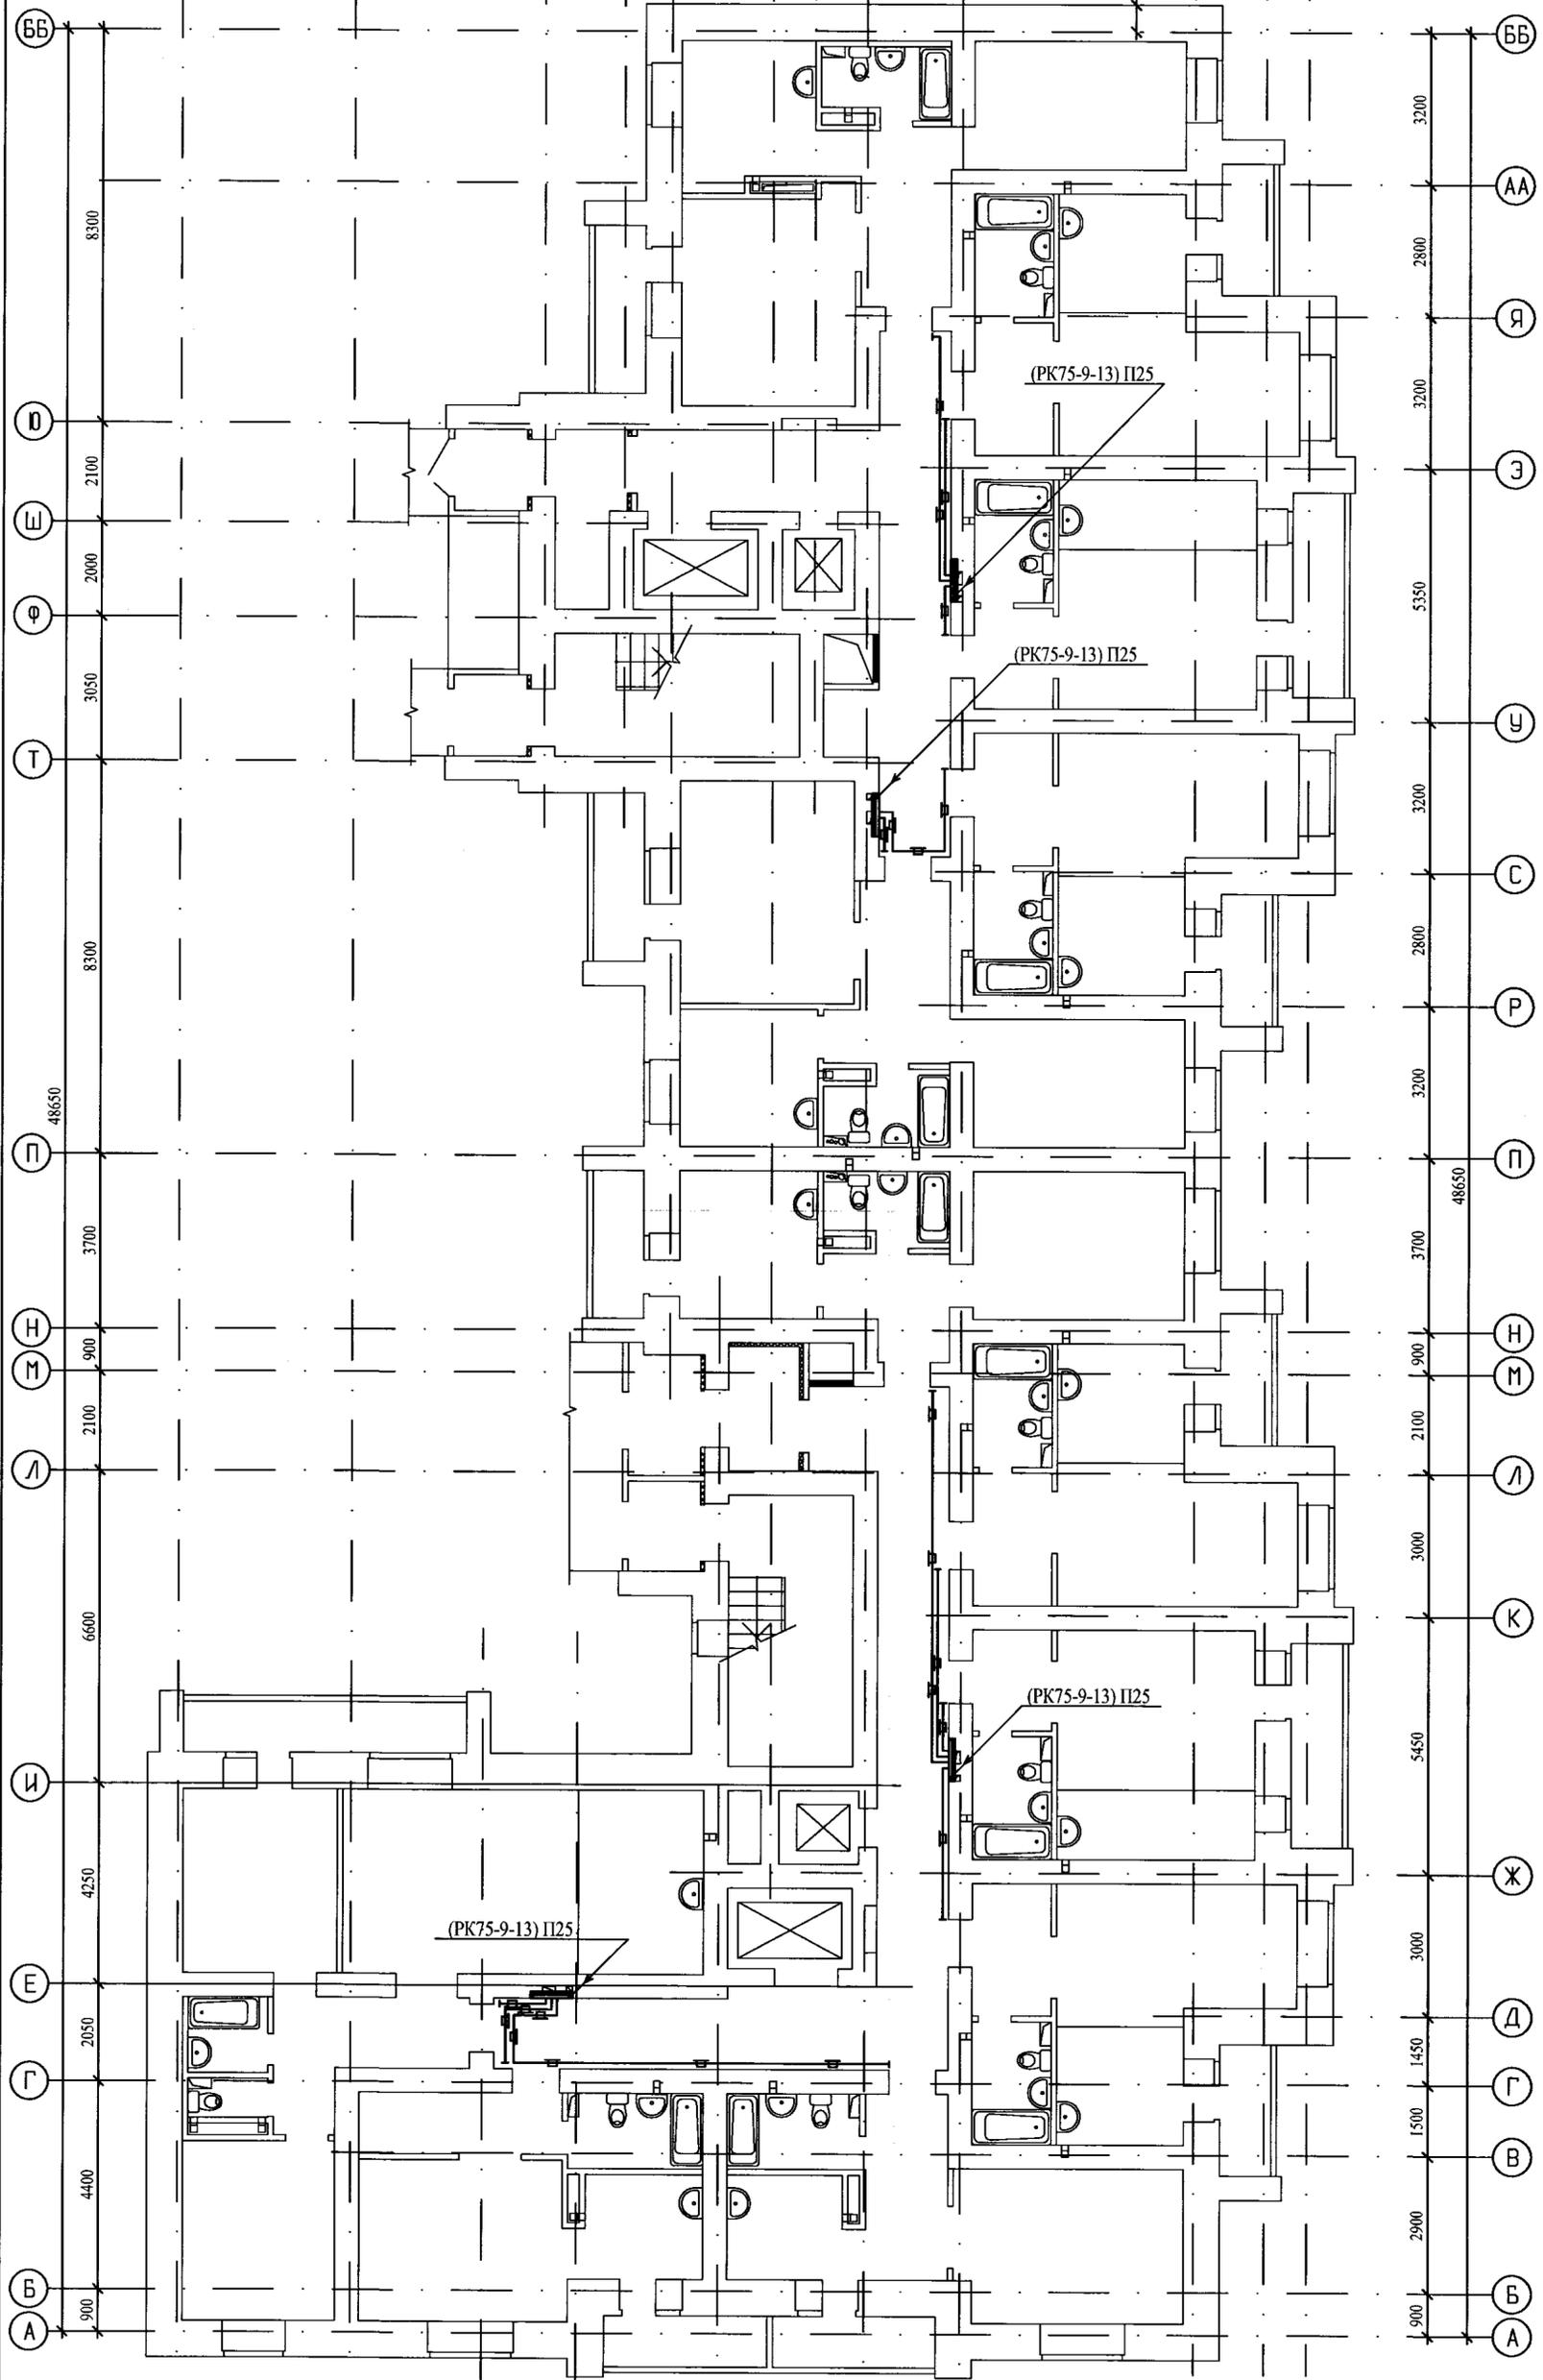


1 2 3 5 8 11 12
 3700 2800 2000 3000 16650 3100 2050

СОГЛАСОВАНО

Взам. № подл. Подпись и дата
 Взам. № кн. №

Изм.	Кол.уч.	Лист	№ док.	Подп.	Дата
Разработал		Бабкина			07.17
Проверил		Гаврилов			
Н. контр.		Гаврилов			
ГИП		Ерилов			

6316-ИОС5		
Многоквартирный многоэтажный жилой дом по ул.Кочеткова, 76 (1 этап)		
Стадия	Лист	Листов
П	5	
План 1 этажа		ЗАОр "НП Читагражданпроект"

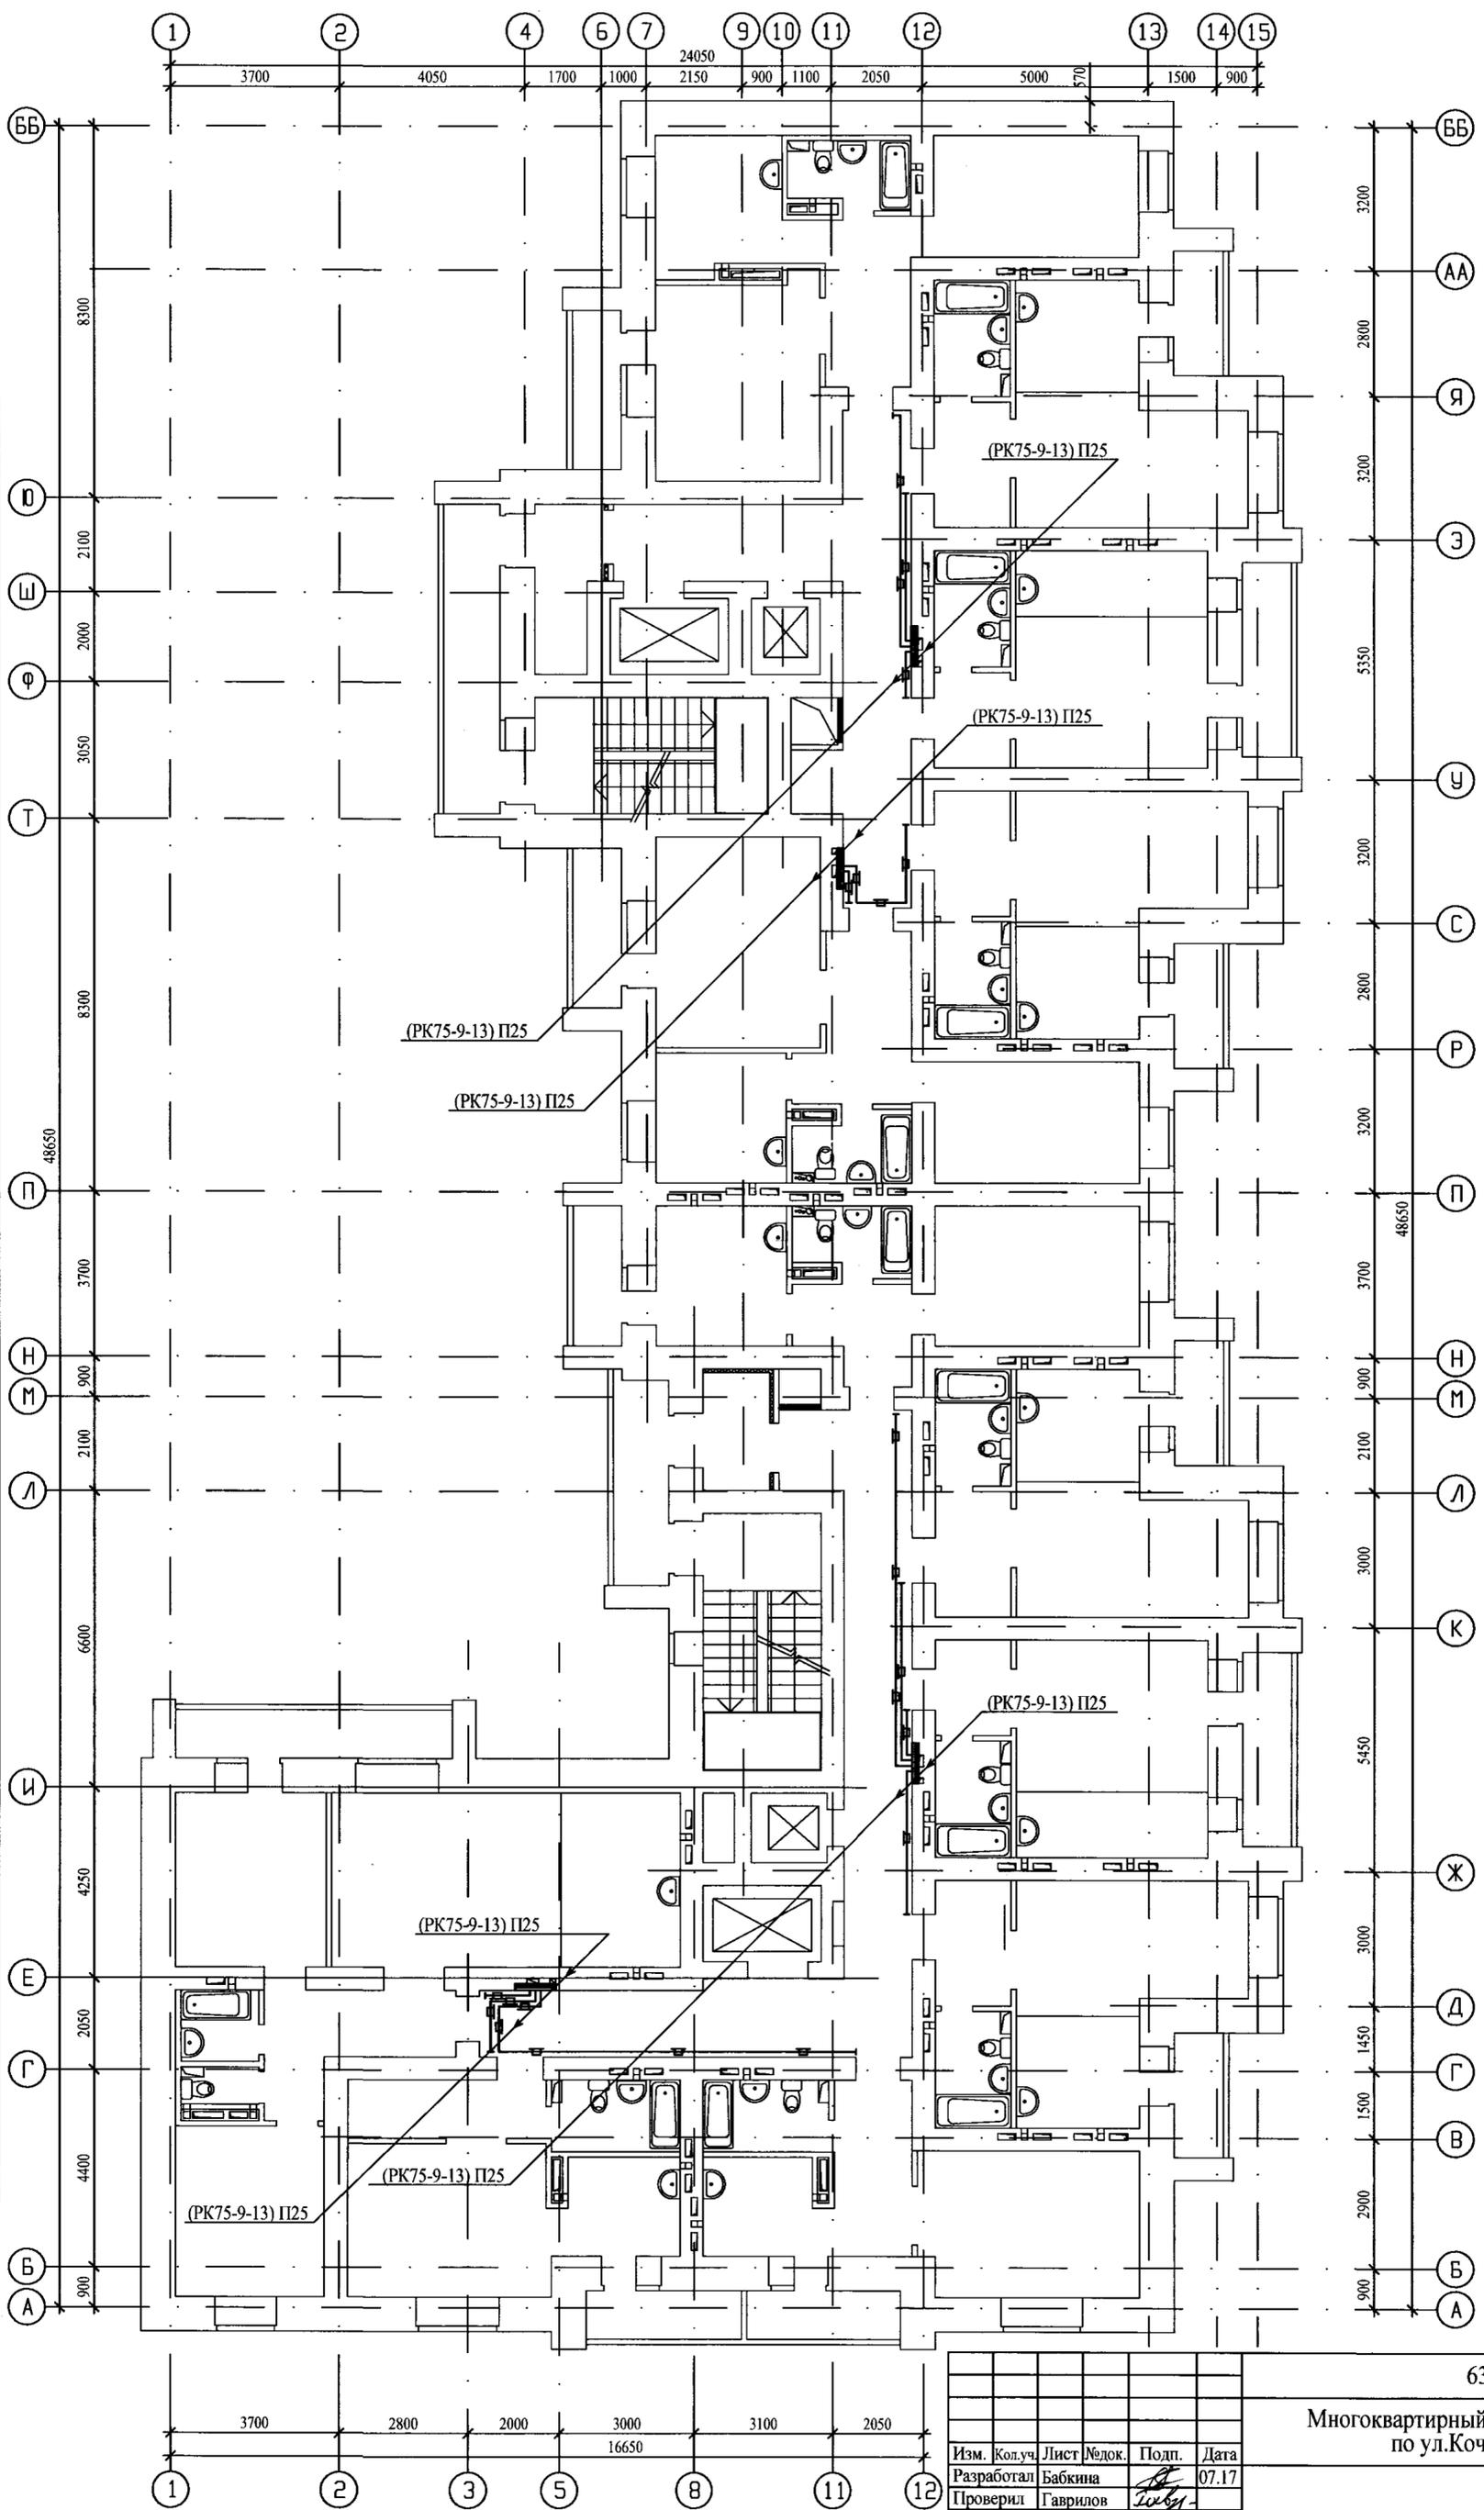


СОГЛАСОВАНО

Изм. № подл. Подпись и дата

Взам. инв. №

Изм.	Кол.уч.	Лист	Редок.	Подп.	Дата
Разработал		Бабкина			07.17
Проверил		Гаврилов			
Н. контр.		Гаврилов			
ГИП		Ерилов			

6316-ИОС5		
Многоквартирный многоэтажный жилой дом по ул.Кочеткова, 76 (1 этап)		
Стадия	Лист	Листов
П	6	
План типового этажа		
ЗАОр "НП Читгражданпроект"		

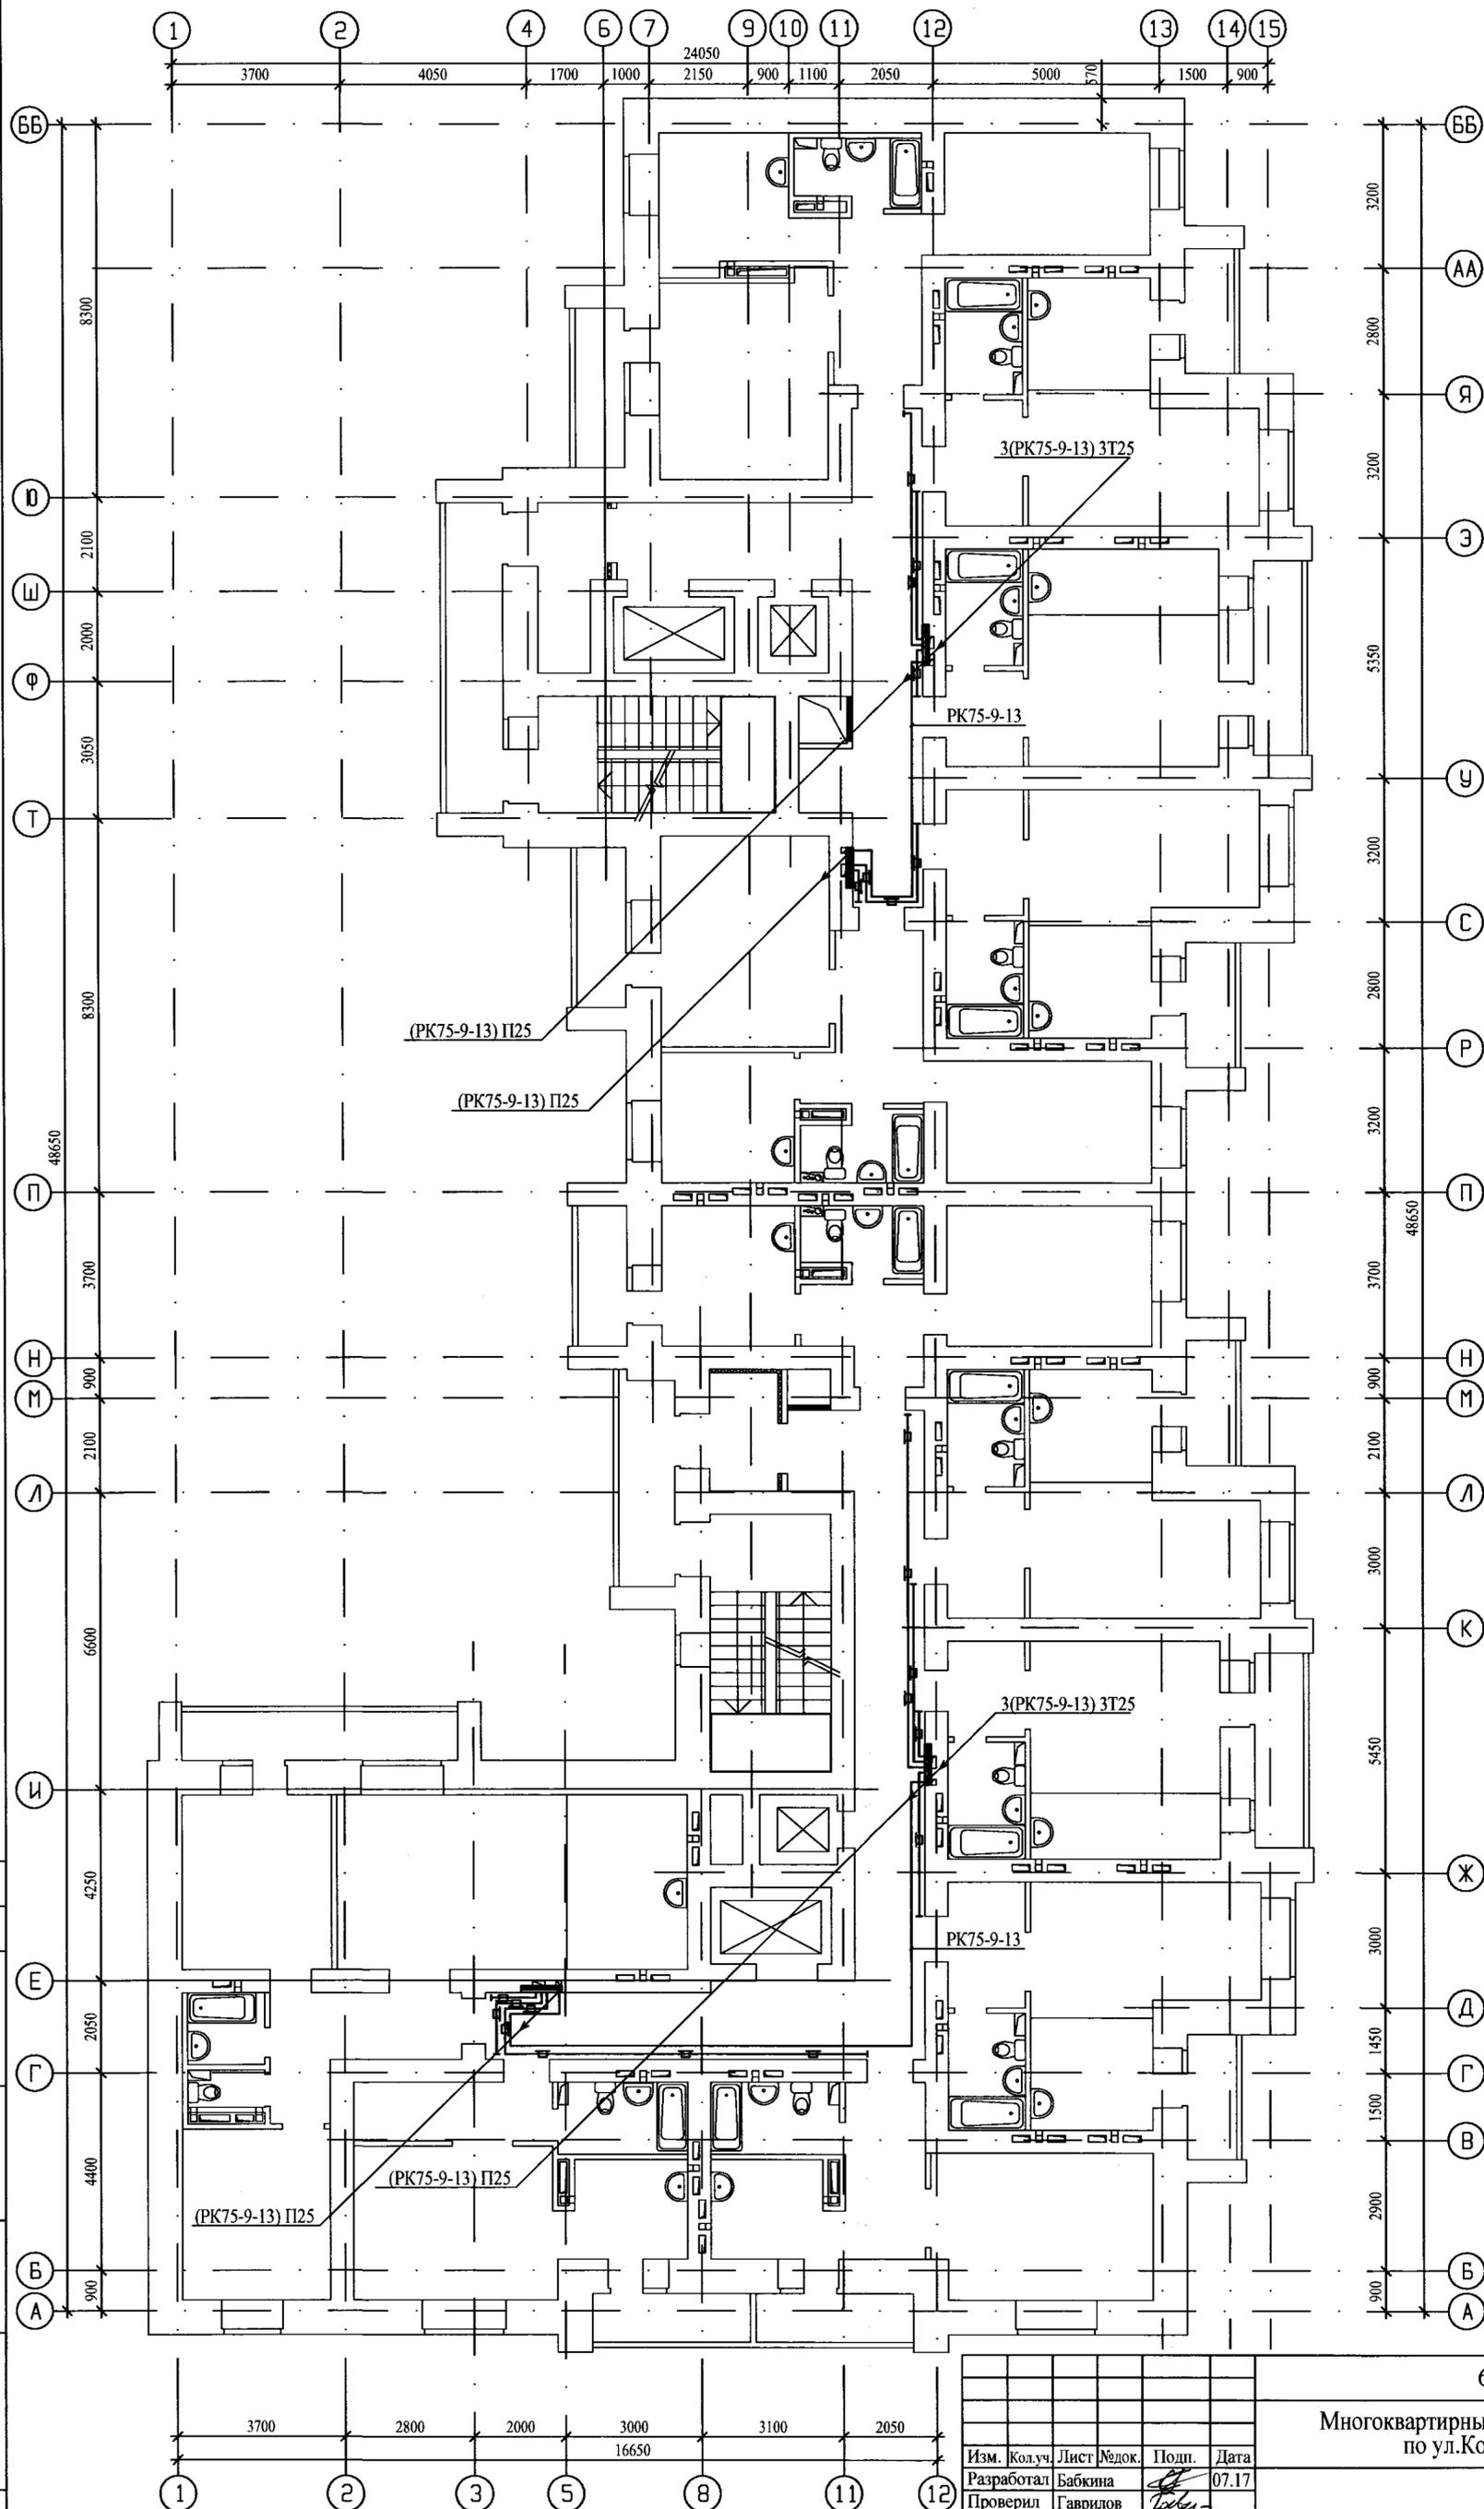

СОГЛАСОВАНО

Изм. № Подп. Подпись и дата

6316-ИОС5				
Многоквартирный многоэтажный жилой дом по ул. Кочеткова, 76 (1 этап)				
Изм.	Кол. уч.	Лист	Медок.	Подп.
Разработал	Бабкина			07.17
Проверил	Гаврилов			
Н. контр.	Гаврилов			
ГИП	Еришов			
План 16 этажа			Стадия	Лист
			П	7
			ЗАОр "НП Читагражданпроект"	