


От внеплощадочных тепловых сетей  
запроектированных отдельным проектом

# Сводный план инженерных сетей М 1:1000

стр. площадка

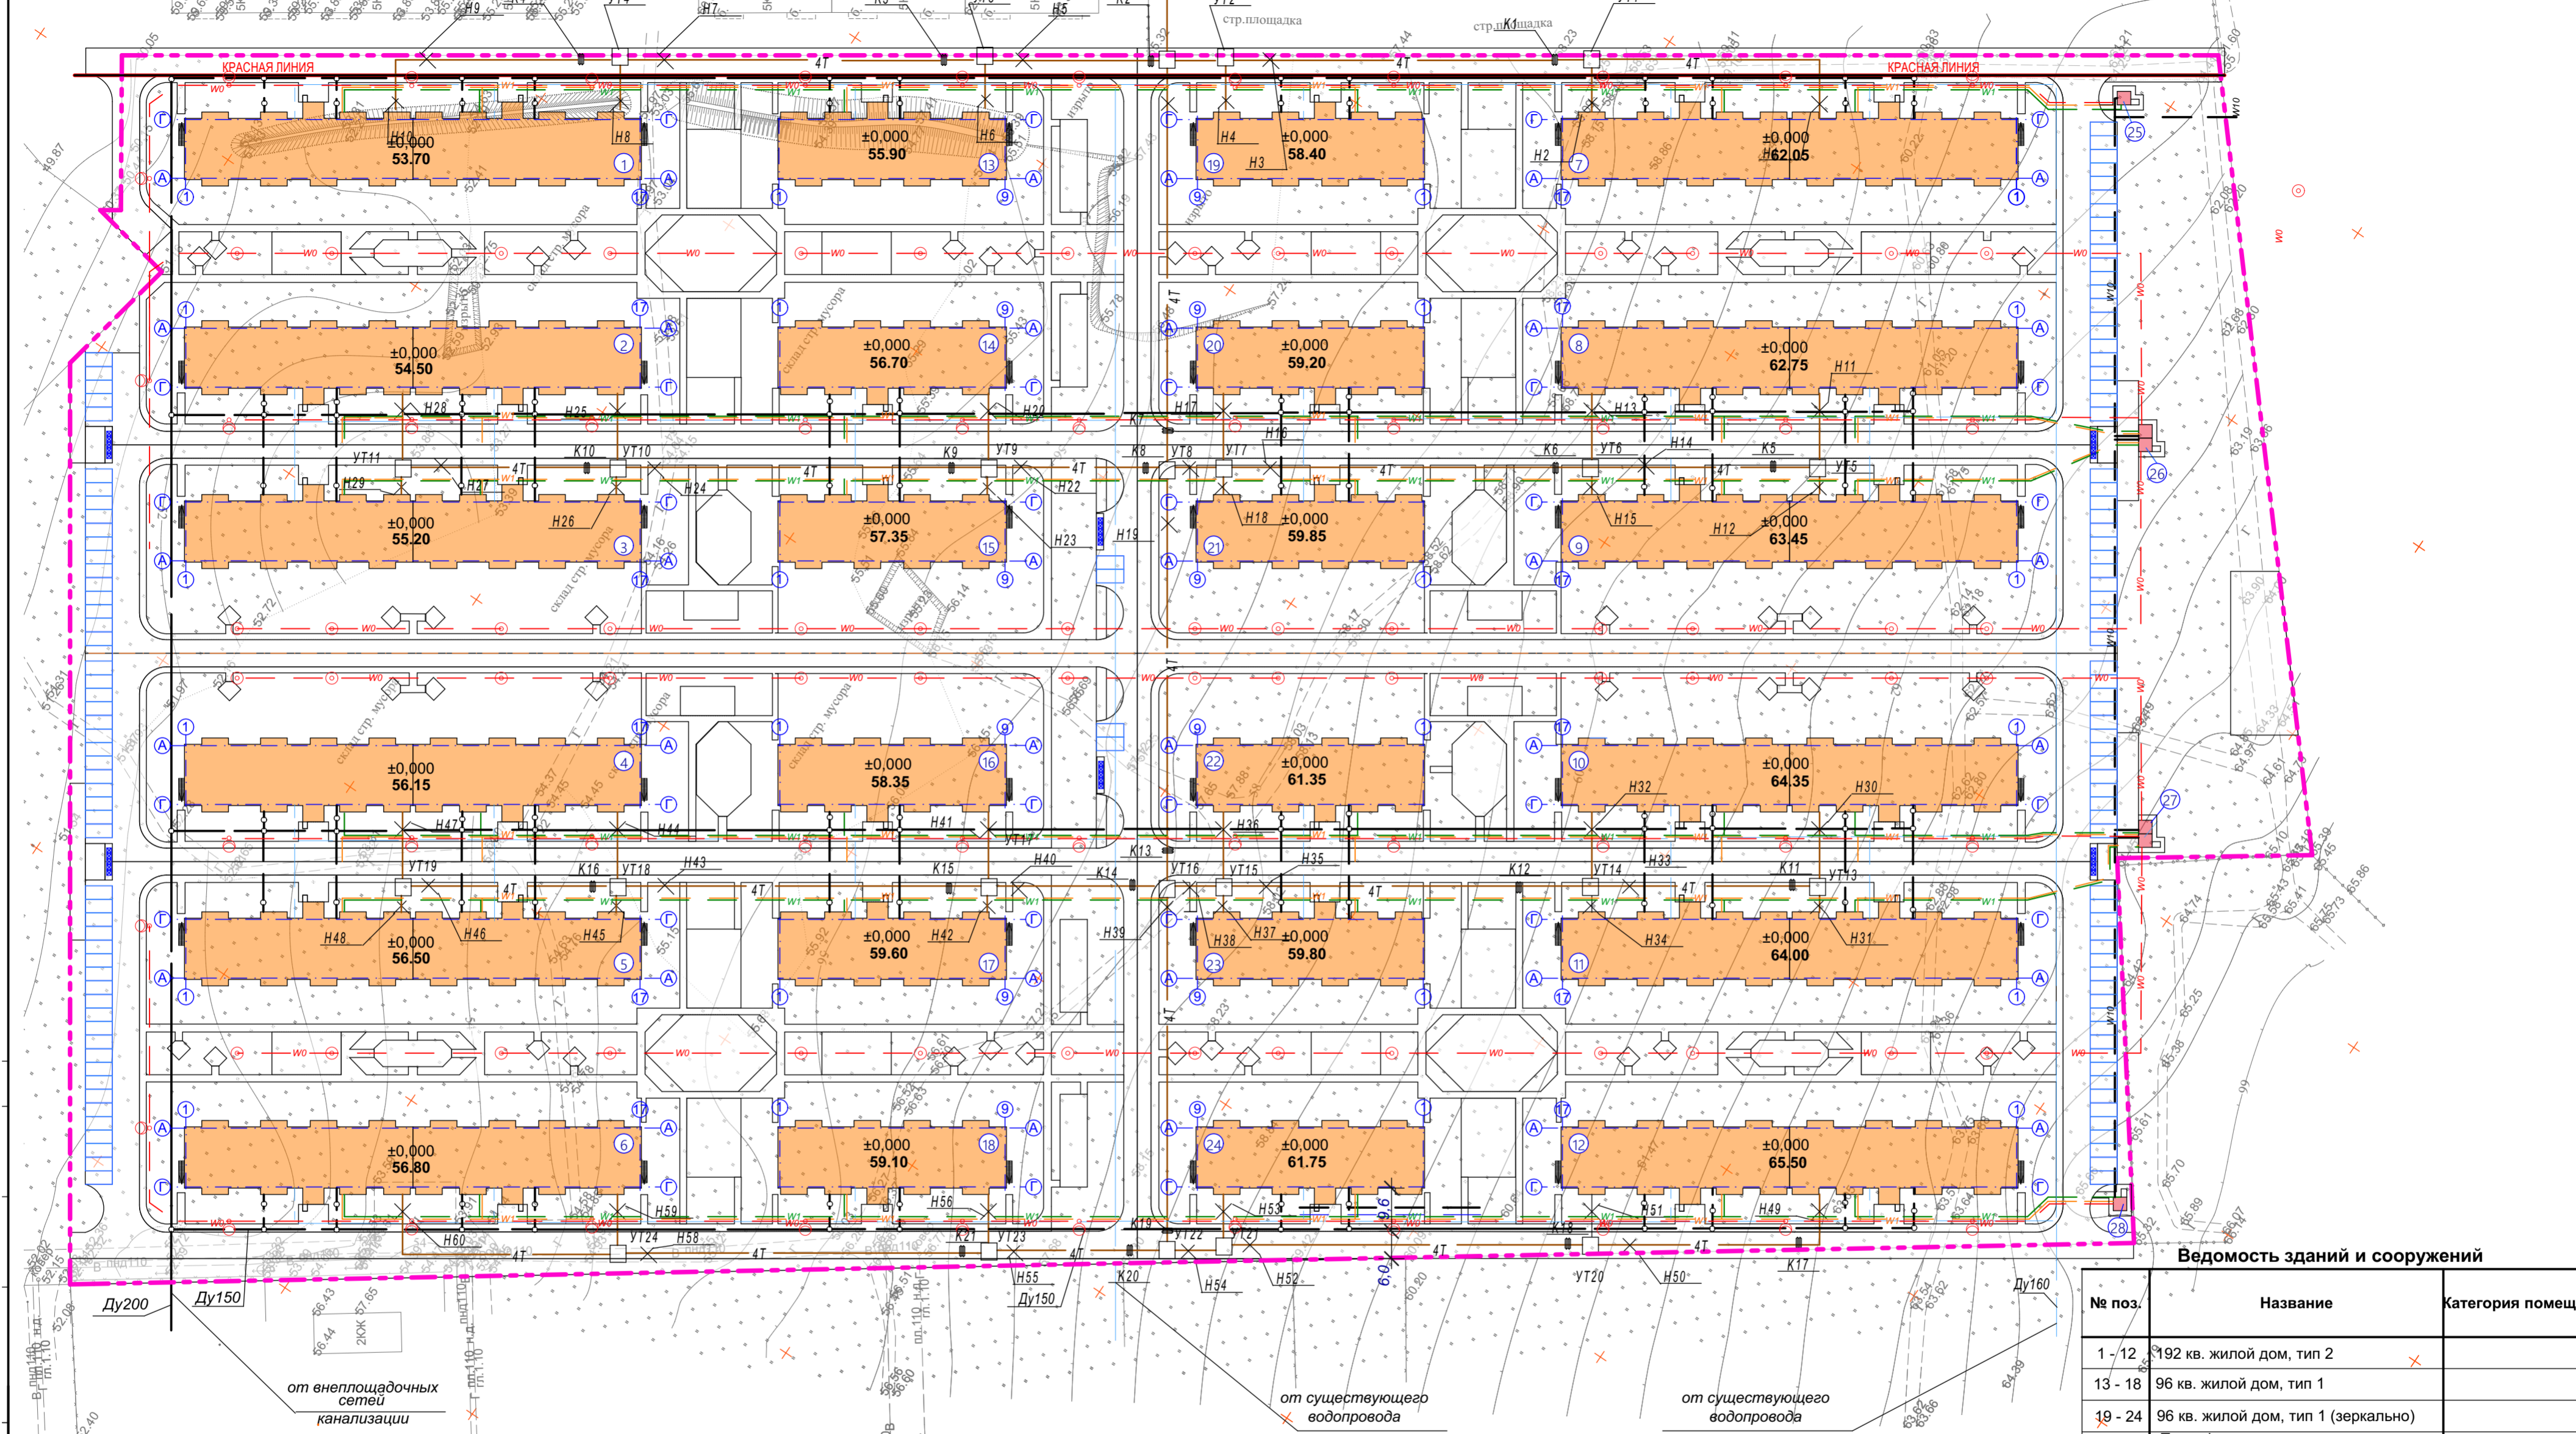

Ведомость зданий и сооружений

№ поз.	Название	Категория помещ.
1 - 12	192 кв. жилой дом, тип 2	
13 - 18	96 кв. жилой дом, тип 1	
19 - 24	96 кв. жилой дом, тип 1 (зеркально)	
25, 28	Трансформаторная подстанция, 1000 кВт	
26, 27	Трансформаторная подстанция, 2000 кВт	

Ведомость жилых и общественных зданий и сооружений

Номер на плане	Наименование и обозначение	Этажность	Количество		Площадь, м²				СТРОИТЕЛЬНЫЙ ОБЪЕМ, М3		
			Здания	Квартир	Застройки		Общая нормируемая		Здания	Всего	
					Здания	Всего	Здания	Всего			
1 - 12	96 кв. жилой дом, тип 1	8	12	96	1152	920,3	11043,6	5170,3	62043,6	19057,5	228690
13-24	192 кв. жилой дом, тип 2	8	12	192	2304	1840,6	22087,2	10340,6	124087,2	38115	457380
25, 28	Трансформаторная подстанция, 2БКТП 1000 с ДЭС 60 кВт	1	2	-	-	42,0	84,0	26,3	52,6	-	-
26, 27	Трансформаторная подстанция, 2БКТП 2000 с ДЭС 60 кВт	1	2	-	-	42,0	84,0	26,3	52,6	-	-

Условные обозначения

- /—/— сети канализации
- /—/— сети водоснабжения
- /—/— сети теплоснабжения
- /—/— сети электроснабжения КЛ 0,4кВ
- /—/— сети электроснабжения ДЭС КЛ 0,4кВ
- /—/— сети электроснабжения КЛ 10кВ
- /—/— кабельная линия наруж. электроосвещения 0,4кВ

Примечания:  
1. Система координат разбивки участков МСК 23.  
2. Система высот - Балтийская.

Изм.	Колуч.	Лист	№ Држ.	Подписи	Дата
ГАП	Антонов				
Проверил	Белова				
Исполн.	Биктагирова				
Н. контр.	Самоконтр				

105/01-0-16 ПЗУ					
Жилой комплекс, расположенный по адресу: ул. Омелькова, 2Р, В, Л в г.-курорте Анапа, Краснодарского края					
Схема планировочной организации земельного участка			Стадия	Лист	Листов
			П	6	
Сводный план инженерных сетей М 1:1000			ПСП "Универсал" ООО св-во №9920 от 28.08.2013г. г-к Анапа		